

COMUNE DI RICCIONE - Via S. Maria, 10 - 47921 Riccione (RN)
 SETTORE URBANISTICO - PIANIFICAZIONE E PROGETTAZIONE
 SERVIZIO PROGETTAZIONE E PROGETTO ESECUTIVO
 PRODOTTO DA: STUDIO BERARDI - ING. DANIELE CENNI
 PRODOTTO DA: STUDIO TECNICO ASSOCIATO ELETTROPROGETTI
 PRODOTTO DA: STUDIO TECNICO ASSOCIATO ELETTROPROGETTI

COMUNE DI RICCIONE

Accordo Operativo "International Riccione Camping Village e Romagna Camping Village"

Permesso Di Costruire

RIQUALIFICAZIONE ROMAGNA CAMPING VILLAGE

Unità di attuazione num. 1
 Viale Torino 56; 47838, Riccione (Rn)


STATO PROGETTO	PIANTE MARKET Piano terra, Copertura Impianti elettrici Planimetria	ELABORATO IEMA
scala 1:100		

PROPRIETARIO: **ROMAGNA CAMPING DUE SRL** Unipersonale
 Sede legale: Via Biondi 27, Forlì (FC)
 tel: +39 0543 371300
 pec: romagnacampingdue@legalmail.it

PROGETTISTA: **Arch. Vittoria Roncarati**
 Via degli Umi, 30 - 17011 Alassio Superiore (SV) tel: +39 339 3098160
 e-mail: roncaratitv@libero.it PEC: vittoria.roncarati@archworkpec.it

PROGETTISTA: **P.I. Roberto Berardi, Ing. Daniele Cenni**
Studio Tecnico Associato Elettroprogetti
 Via Sordani, 47821 Riccione (Rn) tel: +39 0541 742100
 e-mail: info@stgprogetti@gmail.com

DATA: Marzo 2021

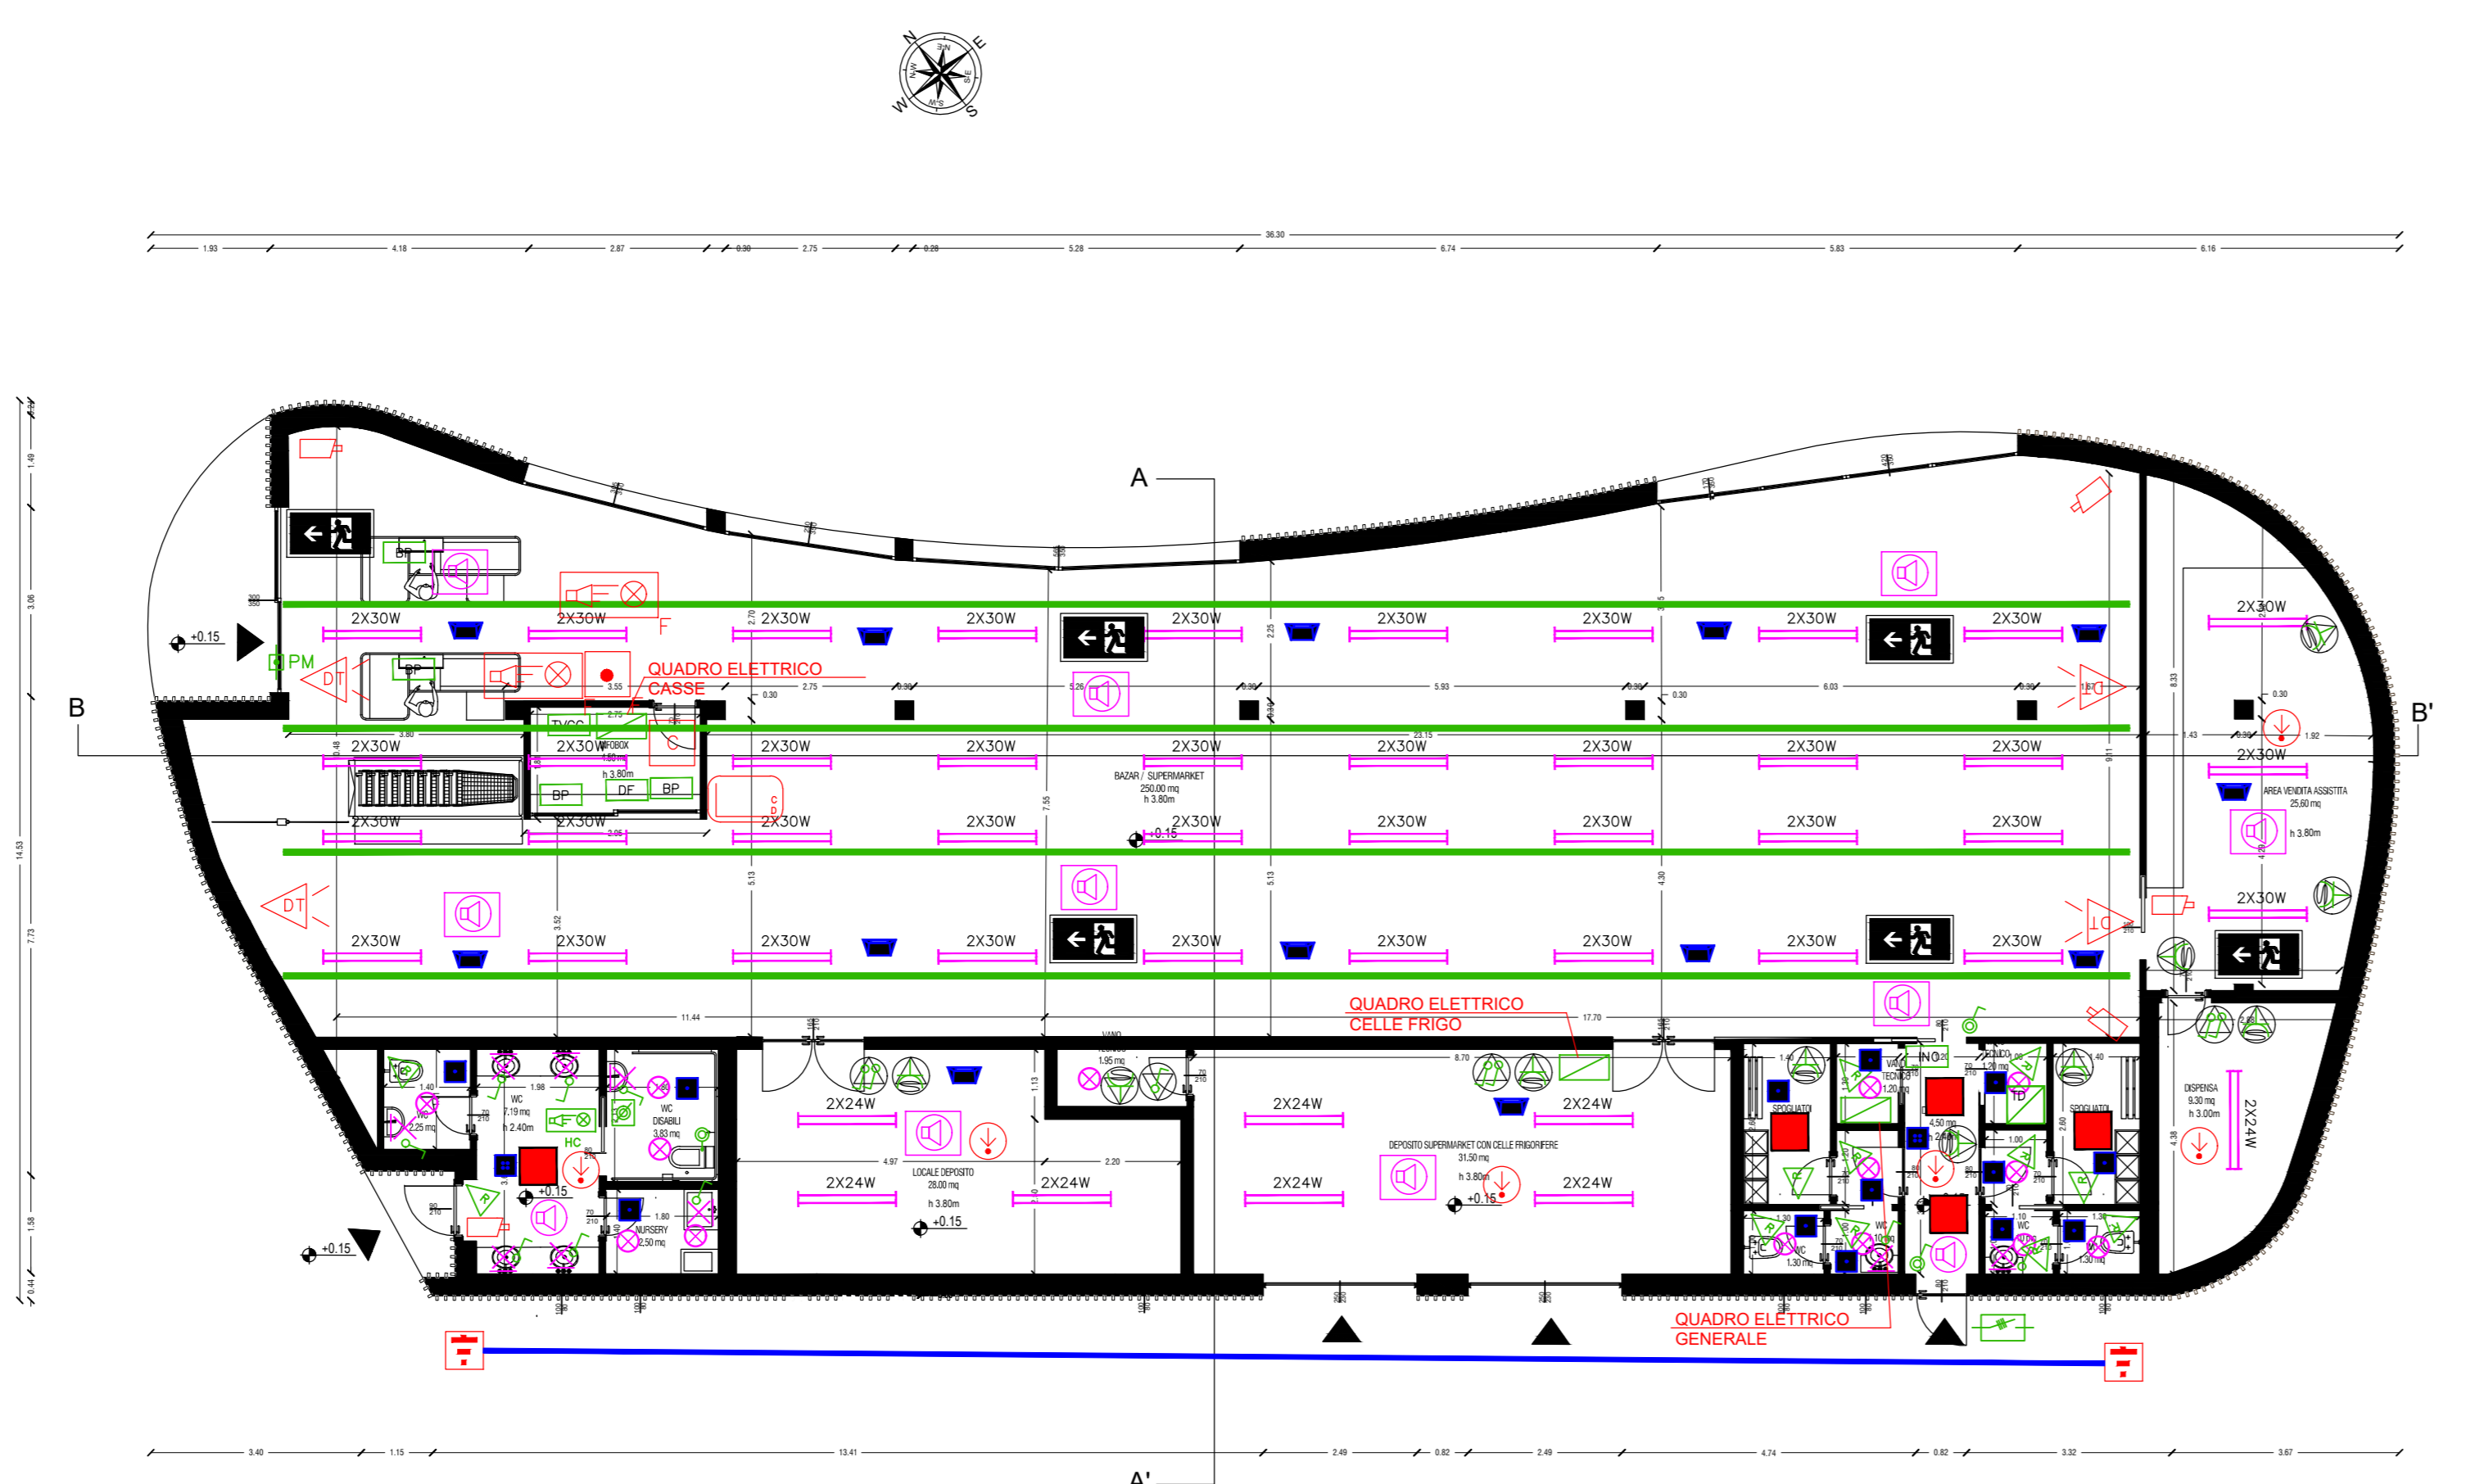

PIANTA PIANO TERRA

LEGENDA SEGNI GRAFICI

	QUADRO ELETTRICO		PUNTO LUCE A SOFFITTOPARETE		APPARECCHIO ILLUMINANTE 3F FILIPPI L 323x109 LED 5P DALI 596x096 O EQUIVALENTE		APPARECCHIO ILLUMINANTE 3F FILIPPI GALASSIA Z20 LED 18W VS O EQUIVALENTE		PULSANTE A TIRANTE PER CHIAMATA WC HC		PULSANTE DI TACITAZIONE IMP. CHIAMATA WC HC		SEGNALAZIONE OTTICO-ACUSTICA CHIAMATA WC HC		NUOVO RACK DATI DIMENSIONI 600x600x1800 mm		PULSANTE DI SGANCIO		DISPENSERIO DI TERRA IN CU 35mm
	BLEDUCE		PUNTO LUCE A SOFFITTO		APPARECCHIO ILLUMINANTE 3F FILIPPI L 323x109 LED 5P DALI 596x096 O EQUIVALENTE		APPARECCHIO ILLUMINANTE 3F FILIPPI GALASSIA Z20 LED 18W VS O EQUIVALENTE		PULSANTE A TIRANTE PER CHIAMATA WC HC		PULSANTE DI TACITAZIONE IMP. CHIAMATA WC HC		SEGNALAZIONE OTTICO-ACUSTICA CHIAMATA WC HC		NUOVO RACK DATI DIMENSIONI 600x600x1800 mm		PULSANTE DI SGANCIO		DISPENSERIO DI TERRA IN CU 35mm
	INTERRUTTORE UNIPOLARE POS.69 CME		PUNTO LUCE A SOFFITTO CON PLAFONIERA LED 2x30W IP 55		APPARECCHIO ILLUMINANTE 3F FILIPPI L 323x109 LED 5P DALI 596x096 O EQUIVALENTE		APPARECCHIO ILLUMINANTE 3F FILIPPI GALASSIA Z20 LED 18W VS O EQUIVALENTE		PULSANTE A TIRANTE PER CHIAMATA WC HC		PULSANTE DI TACITAZIONE IMP. CHIAMATA WC HC		SEGNALAZIONE OTTICO-ACUSTICA CHIAMATA WC HC		NUOVO RACK DATI DIMENSIONI 600x600x1800 mm		PULSANTE DI SGANCIO		DISPENSERIO DI TERRA IN CU 35mm
	PULSANTE POS.69 CME		PUNTO LUCE A SOFFITTO CON PLAFONIERA LED 2x24W IP 55		APPARECCHIO ILLUMINANTE 3F FILIPPI L 323x109 LED 5P DALI 596x096 O EQUIVALENTE		APPARECCHIO ILLUMINANTE 3F FILIPPI GALASSIA Z20 LED 18W VS O EQUIVALENTE		PULSANTE A TIRANTE PER CHIAMATA WC HC		PULSANTE DI TACITAZIONE IMP. CHIAMATA WC HC		SEGNALAZIONE OTTICO-ACUSTICA CHIAMATA WC HC		NUOVO RACK DATI DIMENSIONI 600x600x1800 mm		PULSANTE DI SGANCIO		DISPENSERIO DI TERRA IN CU 35mm
	RIVELATORE VOLUMETRICO TEMPORIZZATO		PUNTO LUCE A SOFFITTO CON PLAFONIERA LED 2x24W IP 55		APPARECCHIO ILLUMINANTE 3F FILIPPI L 323x109 LED 5P DALI 596x096 O EQUIVALENTE		APPARECCHIO ILLUMINANTE 3F FILIPPI GALASSIA Z20 LED 18W VS O EQUIVALENTE		PULSANTE A TIRANTE PER CHIAMATA WC HC		PULSANTE DI TACITAZIONE IMP. CHIAMATA WC HC		SEGNALAZIONE OTTICO-ACUSTICA CHIAMATA WC HC		NUOVO RACK DATI DIMENSIONI 600x600x1800 mm		PULSANTE DI SGANCIO		DISPENSERIO DI TERRA IN CU 35mm
	PRESA 2x101/16A+T TIPO BIPASSO		PUNTO LUCE A SOFFITTO CON PLAFONIERA LED 2x24W IP 55		APPARECCHIO ILLUMINANTE 3F FILIPPI L 323x109 LED 5P DALI 596x096 O EQUIVALENTE		APPARECCHIO ILLUMINANTE 3F FILIPPI GALASSIA Z20 LED 18W VS O EQUIVALENTE		PULSANTE A TIRANTE PER CHIAMATA WC HC		PULSANTE DI TACITAZIONE IMP. CHIAMATA WC HC		SEGNALAZIONE OTTICO-ACUSTICA CHIAMATA WC HC		NUOVO RACK DATI DIMENSIONI 600x600x1800 mm		PULSANTE DI SGANCIO		DISPENSERIO DI TERRA IN CU 35mm
	PRESA 2x101/16A+T TIPO SCHUKO		PUNTO LUCE A SOFFITTO CON PLAFONIERA LED 2x24W IP 55		APPARECCHIO ILLUMINANTE 3F FILIPPI L 323x109 LED 5P DALI 596x096 O EQUIVALENTE		APPARECCHIO ILLUMINANTE 3F FILIPPI GALASSIA Z20 LED 18W VS O EQUIVALENTE		PULSANTE A TIRANTE PER CHIAMATA WC HC		PULSANTE DI TACITAZIONE IMP. CHIAMATA WC HC		SEGNALAZIONE OTTICO-ACUSTICA CHIAMATA WC HC		NUOVO RACK DATI DIMENSIONI 600x600x1800 mm		PULSANTE DI SGANCIO		DISPENSERIO DI TERRA IN CU 35mm
	BLOCCO PRESSE DA INCASSO ATTREZZATO CON: N°1 PRESA 2x101/16A+T TIPO BIPASSO (CONTINUITA) N°1 PRESA 2x16A+T TIPO SCHUKO (CONTINUITA) N°1 PRESA 2x101/16A+T TIPO BIPASSO N°1 PRESA 2x16A+T TIPO SCHUKO N°2 PRESSE DATI RJ45 CAT.6		PUNTO LUCE A SOFFITTO CON PLAFONIERA LED 2x30W IP 55		APPARECCHIO ILLUMINANTE 3F FILIPPI L 323x109 LED 5P DALI 596x096 O EQUIVALENTE		APPARECCHIO ILLUMINANTE 3F FILIPPI GALASSIA Z20 LED 18W VS O EQUIVALENTE		PULSANTE A TIRANTE PER CHIAMATA WC HC		PULSANTE DI TACITAZIONE IMP. CHIAMATA WC HC		SEGNALAZIONE OTTICO-ACUSTICA CHIAMATA WC HC		NUOVO RACK DATI DIMENSIONI 600x600x1800 mm		PULSANTE DI SGANCIO		DISPENSERIO DI TERRA IN CU 35mm
	BLOCCO PRESSE DA INCASSO ATTREZZATO CON: N°1 PRESA 2x101/16A+T TIPO BIPASSO (CONTINUITA) N°1 PRESA 2x16A+T TIPO SCHUKO (CONTINUITA) N°1 PRESA 2x101/16A+T TIPO BIPASSO N°1 PRESA 2x16A+T TIPO SCHUKO N°2 PRESSE DATI RJ45 CAT.6		PUNTO LUCE A SOFFITTO CON PLAFONIERA LED 2x30W IP 55		APPARECCHIO ILLUMINANTE 3F FILIPPI L 323x109 LED 5P DALI 596x096 O EQUIVALENTE		APPARECCHIO ILLUMINANTE 3F FILIPPI GALASSIA Z20 LED 18W VS O EQUIVALENTE		PULSANTE A TIRANTE PER CHIAMATA WC HC		PULSANTE DI TACITAZIONE IMP. CHIAMATA WC HC		SEGNALAZIONE OTTICO-ACUSTICA CHIAMATA WC HC		NUOVO RACK DATI DIMENSIONI 600x600x1800 mm		PULSANTE DI SGANCIO		DISPENSERIO DI TERRA IN CU 35mm
	CONTENITORE PER APPARECCHIATURE IP55		PUNTO LUCE A SOFFITTO CON PLAFONIERA LED 2x30W IP 55		APPARECCHIO ILLUMINANTE 3F FILIPPI L 323x109 LED 5P DALI 596x096 O EQUIVALENTE		APPARECCHIO ILLUMINANTE 3F FILIPPI GALASSIA Z20 LED 18W VS O EQUIVALENTE		PULSANTE A TIRANTE PER CHIAMATA WC HC		PULSANTE DI TACITAZIONE IMP. CHIAMATA WC HC		SEGNALAZIONE OTTICO-ACUSTICA CHIAMATA WC HC		NUOVO RACK DATI DIMENSIONI 600x600x1800 mm		PULSANTE DI SGANCIO		DISPENSERIO DI TERRA IN CU 35mm
	POZZETTO DI TERRA DIM 40x40cm SFONDATO CON PICCHIETTO ACC. ZINGATO L=2.5m		PUNTO LUCE A SOFFITTO CON PLAFONIERA LED 2x24W IP 55		APPARECCHIO ILLUMINANTE 3F FILIPPI L 323x109 LED 5P DALI 596x096 O EQUIVALENTE		APPARECCHIO ILLUMINANTE 3F FILIPPI GALASSIA Z20 LED 18W VS O EQUIVALENTE		PULSANTE A TIRANTE PER CHIAMATA WC HC		PULSANTE DI TACITAZIONE IMP. CHIAMATA WC HC		SEGNALAZIONE OTTICO-ACUSTICA CHIAMATA WC HC		NUOVO RACK DATI DIMENSIONI 600x600x1800 mm		PULSANTE DI SGANCIO		DISPENSERIO DI TERRA IN CU 35mm

LEGENDA LAMPADE

BLUCCO	DESCRIZIONE
	LAMPADA DI SICUREZZA DA 80W 1x11 QUADRATO A LED ACTIVE PER MONTAGGIO IN SOFFITTO. DA COMPLETARE CON ELETTRONICA 24V
	LAMPADA DI SICUREZZA DA 80W 1x11 QUADRATO A LED ACTIVE PER MONTAGGIO IN SOFFITTO. DA COMPLETARE CON ELETTRONICA 24V
	LAMPADA DI SICUREZZA DA 80W 1x11 QUADRATO A LED ACTIVE PER MONTAGGIO IN SOFFITTO. DA COMPLETARE CON ELETTRONICA 24V
	LAMPADA DI SICUREZZA DA 80W 1x11 QUADRATO A LED ACTIVE PER MONTAGGIO IN SOFFITTO. DA COMPLETARE CON ELETTRONICA 24V
	LAMPADA DI SICUREZZA DA 80W 1x11 QUADRATO A LED ACTIVE PER MONTAGGIO IN SOFFITTO. DA COMPLETARE CON ELETTRONICA 24V