




LEGENDA

- Pavimentazione in gres effetto legno
- Vasche di verde
- Pensilina in legno naturale o ferro con verde rampicante
- Pergolato in legno naturale
- Copertura in ghiaia con inerti bianchi e color terra

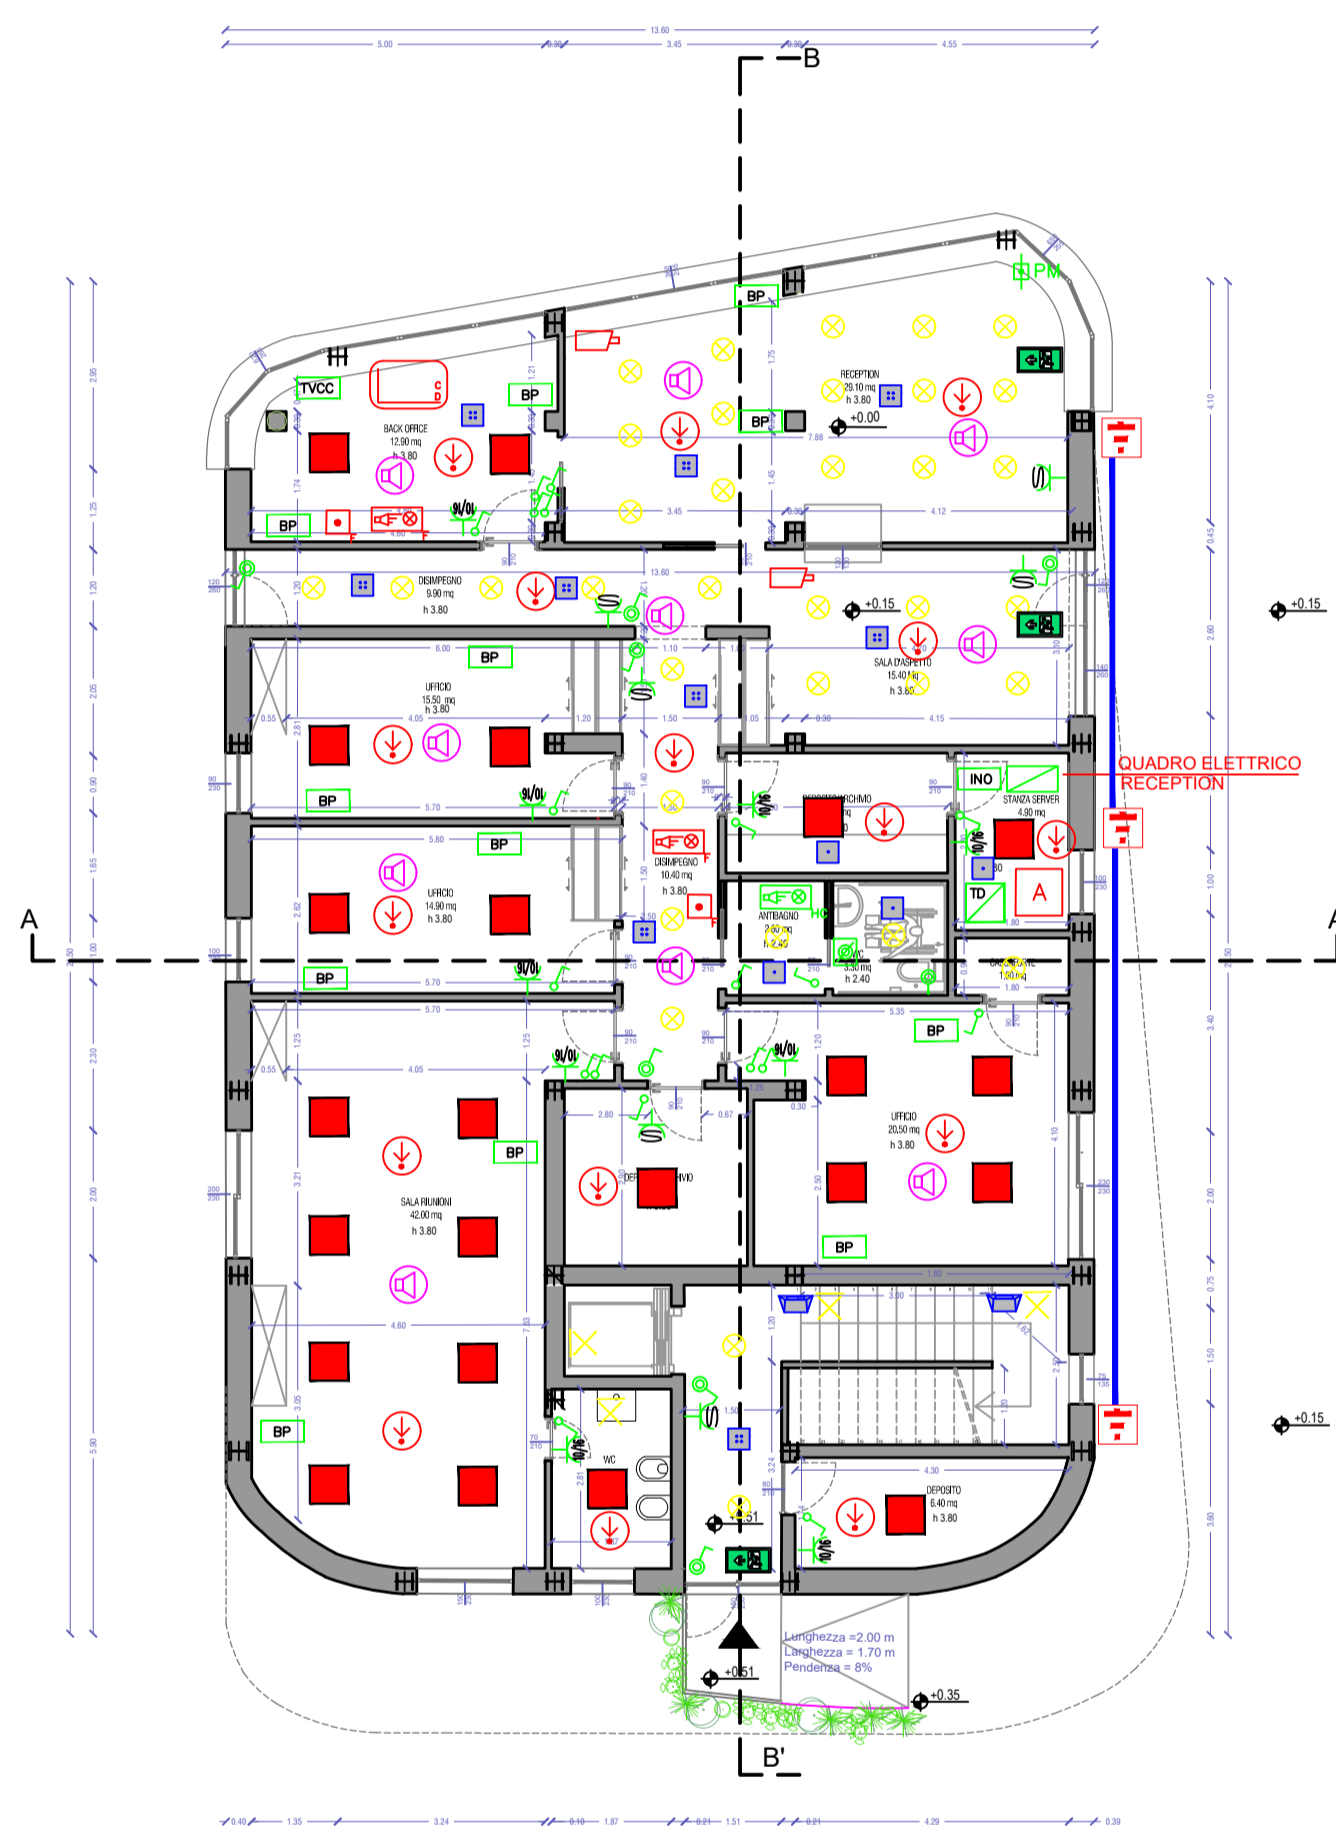

PIANTA PIANO TERRA



PIANTA PIANO PRIMO

LEGENDA SEGNI GRAFICI

	QUADRO ELETTRICO		PUNTO LUCE A SOFFITTO/PARETE
	SUOLUCE		PUNTO LUCE A SOFFITTO CON PLAFONIERA LED 2x30W IP 55
	INTERRUTTORE UNIPOLARE POS.69 CME		PUNTO LUCE A SOFFITTO CON PLAFONIERA LED 2x24W IP 55
	PULSANTE POS.69 CME		APPARECCHIO ILLUMINANTE 3F FILIPPI L 323x110W LED SP DALI 596x596 O EQUIVALENTE
	RIVELATORE VOLUMETRICO TEMPORIZZATO		APPARECCHIO ILLUMINANTE 3F FILIPPI GALASSIA 220 LED 18W VS O EQUIVALENTE
	PRESA 2x10/16A-T TIPO BIPASSO		PULSANTE A TIRANTE PER CHIAMATA WC HC
	PRESA 2x10/16A-T TIPO SCHUKO		PULSANTE DI TACITAZIONE IMP. CHIAMATA WC HC
	BLOCCO PRESE DA INCASSO ATTREZZATO CON: N°1 PRESA 2x10/16A-T TIPO BIPASSO (CONTINUITA') N°1 PRESA 2x10/16A-T TIPO BIPASSO (CONTINUITA') N°1 PRESA 2x10/16A-T TIPO BIPASSO N°2 PRESE DATI RJ45 CAT.6		SEGNALAZIONE OTTICO-ACUSTICA CHIAMATA WC HC
	PUNTO ALIMENTAZIONE PORTA MOTORIZZATA		NUOVO RACK DATI DIMENSIONI 600x600x1800 mm
	CONTENITORE PER APPARECCHIATURE IP55		PULSANTE DI SGANCIO
	POZZETTO DI TERRA DIM 40x40cm SFONDATO CON PICCHETTO ACC.ZINCATO Lx2.5m		
	DISPENSORE DI TERRA IN CU 35mmq		
	CENTRALE ANTINCENDIO		
	RIVELATORE OTTICO DI FUMO		
	TARGA OTTICOACUSTICA ANTINCENDIO POS.174 CME		
	PULSANTE MANUALE ANTINCENDIO		
	PUNTO RIVELATORE A BARRIERA		
	CENTRALE DIFFUSIONE SONORA		
	ALTOPARLANTE A TROMBA 25W IN CUSTODIA METALLICA MONTABILE A PROFILO A O SBALZO 102x8 IP32		
	ALTOPARLANTE DA INCASSO 6 W 100V-70V POTENZA SELEZIONABILE 6-3-1.5-0.75W IN BOX DI PROTEZIONE		
	PREDISPOSIZIONE CENTRALE TVCC		
	PREDISPOSIZIONE MONITOR PER TVCC		
	PREDISPOSIZIONE TELECAMERA PER TVCC		
	CENTRALE ILLUMINAZIONE SICUREZZA CENTRALIZZATA 24V		

LEGENDA LAMPADE

BLOCCO	DESCRIZIONE
	LAMPADA DI SICUREZZA SN 8104 1-11 QUADRATO A LED 1x100 PER MONTAGGIO IN CONTROSOFFITTO, DA COMPLETARE CON ELETTRONICA 24V
	LAMPADA DI SICUREZZA SN 8104 1-4-T QUADRATO A LED 4x100 PER MONTAGGIO IN CONTROSOFFITTO, DA COMPLETARE CON ELETTRONICA 24V
	LAMPADA DI SICUREZZA SN 8204 A LED 2x100 PER MONTAGGIO A PARETE, COMPLETA DI ELETTRONICA 24V
	LAMPADA DI SEGNALAZIONE: SMP 1016 2 E A LED MONOFASICALE PER MONTAGGIO A CONTROSOFFITTO COMPLETA DI ELETTRONICA 24V

PIANTA COPERTURA

COMUNE DI RICCIONE

Accordo Operativo "International Riccione Camping Village e Romagna Camping Village"

Permesso Di Costruire

RIQUALIFICAZIONE ROMAGNA CAMPING VILLAGE

Unità di attuazione num. 1
Viale Torino 56; 47838, Riccione (Rn)

STATO PROGETTO	PIANTA RECEPTION Piano terra, primo, copertura Impianti elettrici Planimetria	ELABORATO
scala 1:100		IERE

PROPRIETARIO: **ROMAGNA CAMPING DUE SRL** Unipersonale
Sede legale: Via Biondini 27, Forlì (FC)
tel: +39 0543 371100
pec: romagnacampingdue srl@legalmail.it

PROGETTISTA: **Arch. Vittoria Roncarati**
via degli Ulivi, 39 - 17011 Albiola Superiore (SV) tel: +39 338 3088189
e-mail: roncaratvittoria@beroi.it PEC: vittoria.roncarati@archworldpac.it



PROGETTISTA: **P.I. Roberto Berardi, Ing. Daniele Cenni**
Studio Tecnico Associato Elettroprogetti
via Saffroni, 1 - 47021 Rimini tel: +39 0541 742160
e-mail: info@elettroprogetti@gmail.com

DATA: Marzo 2021