



UFFICI PIANO PRIMO  
scala 1/100

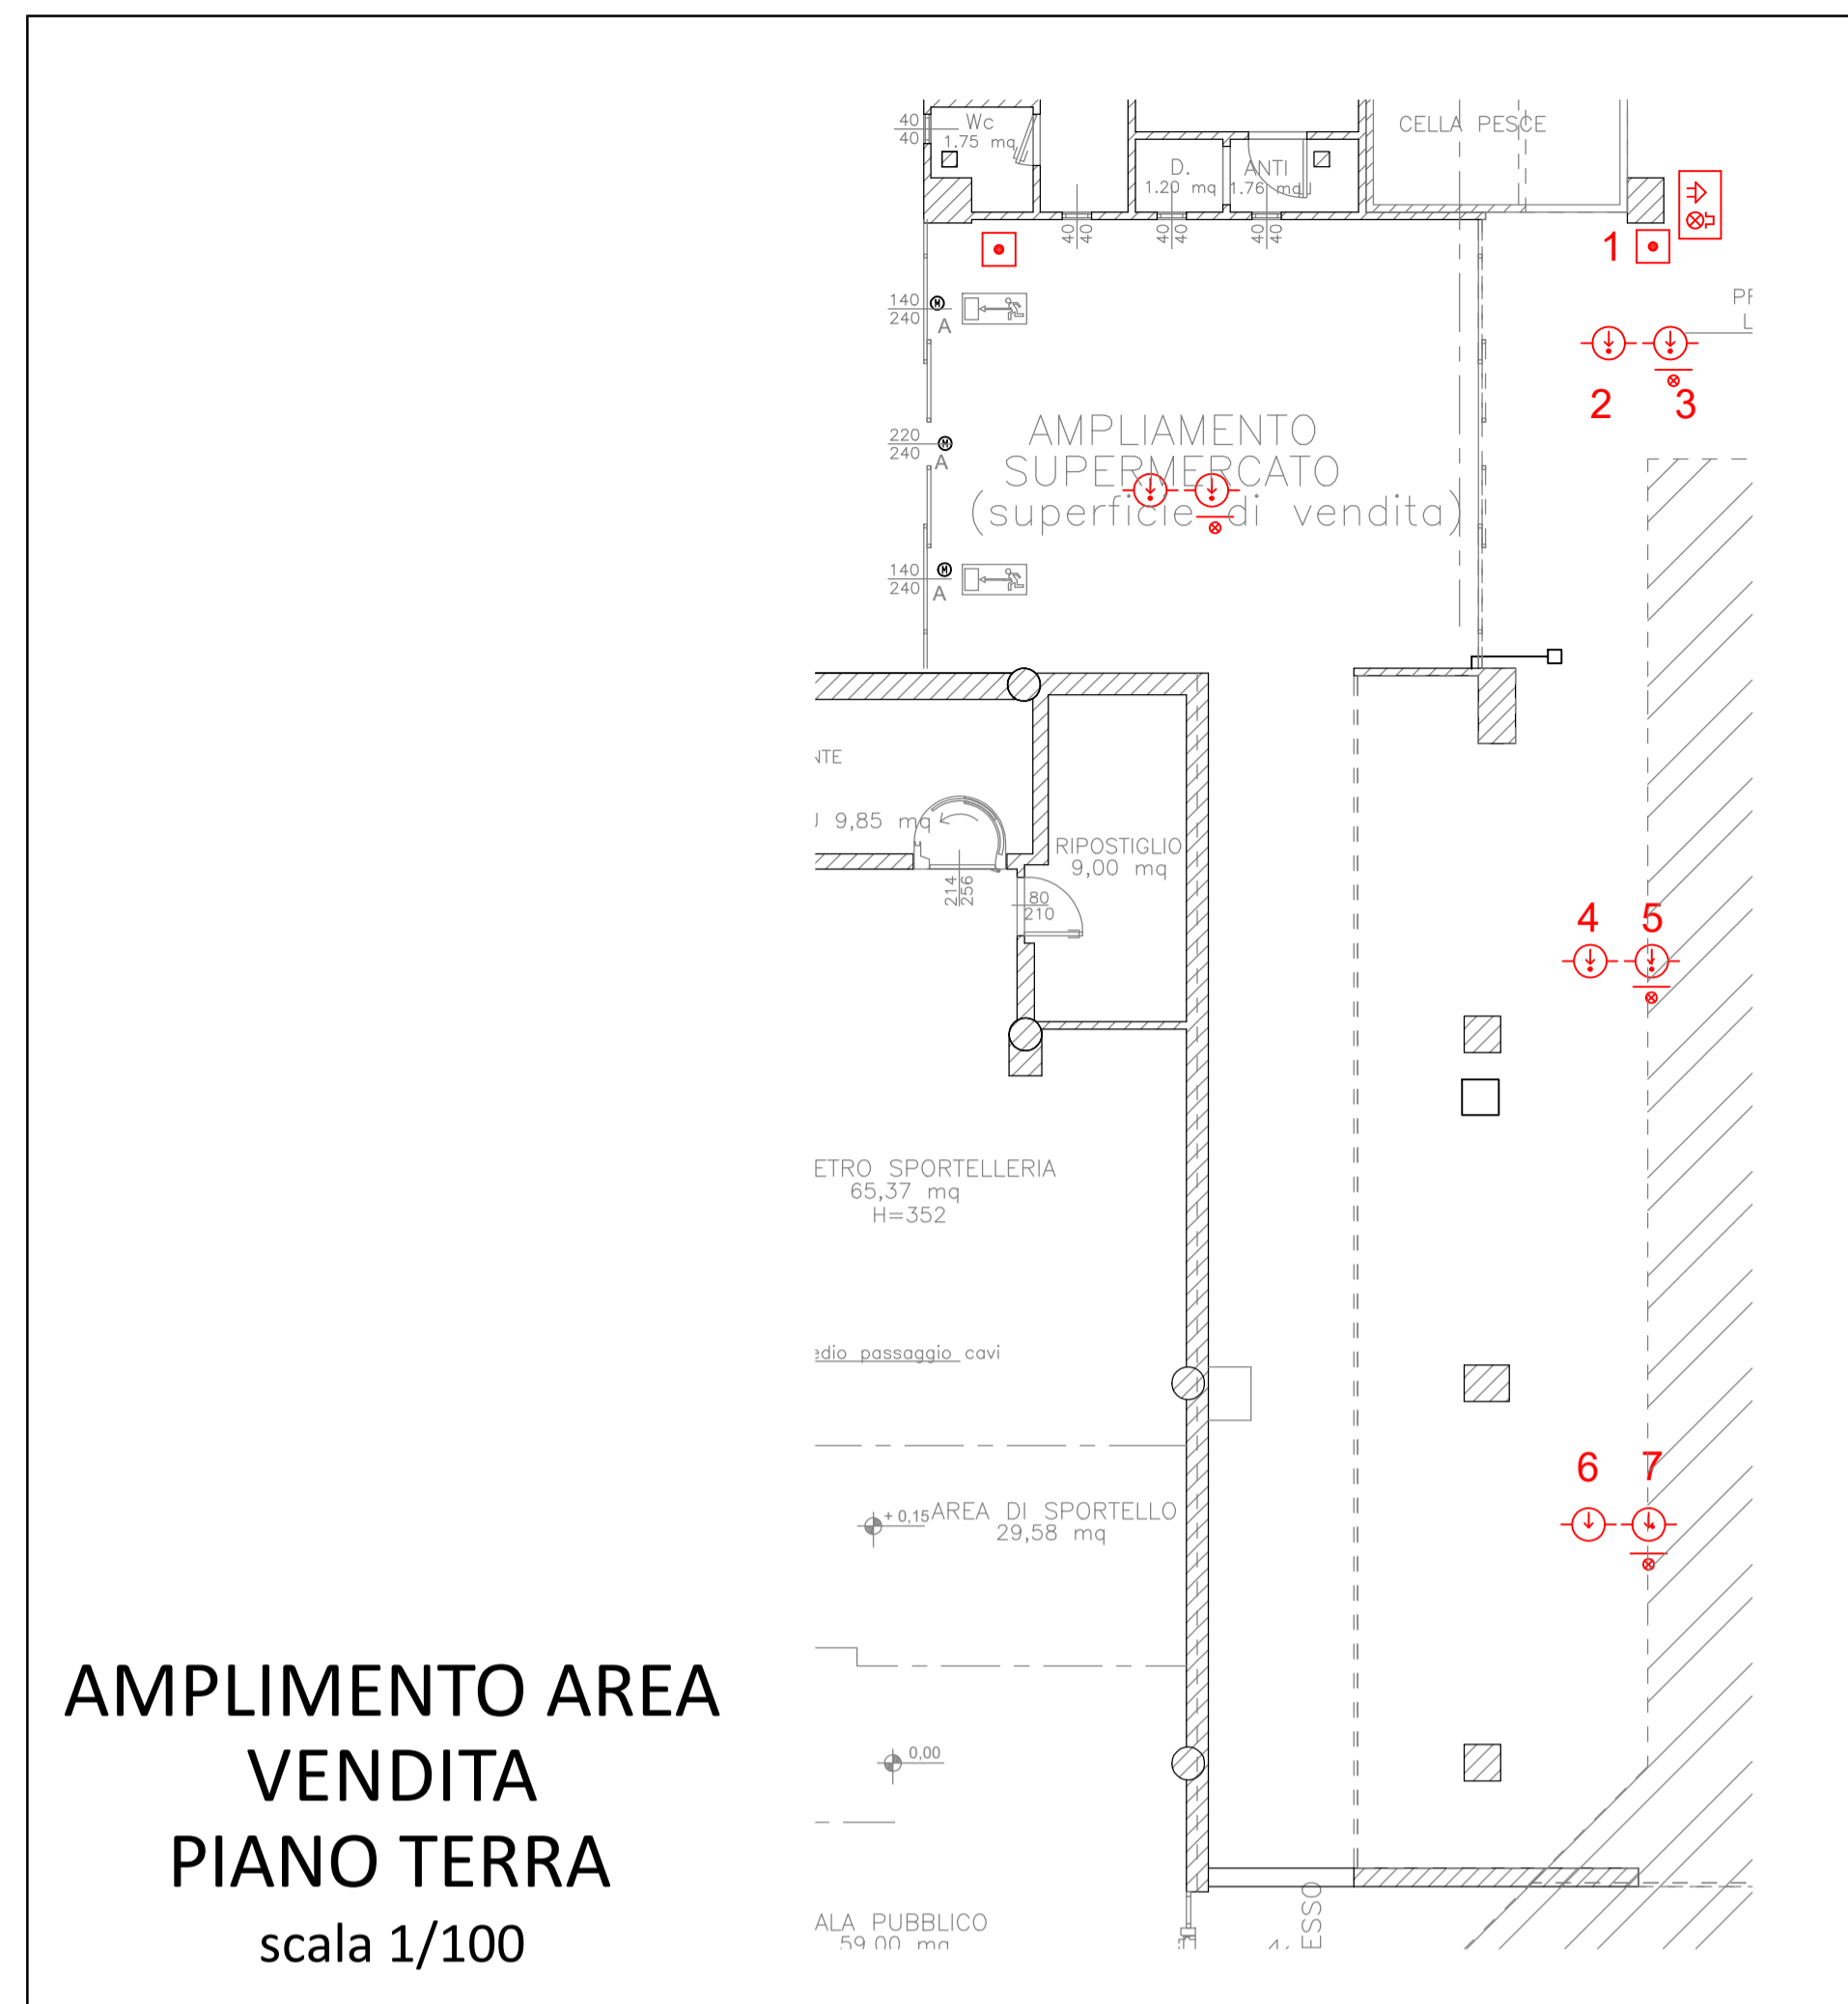

AMPLIMENTO AREA  
VENDITA  
PIANO TERRA  
scala 1/100

NOTA BENE:  
IMPIANTO RIVELAZIONE E ALLARMI INCENDI  
ESISTENTE  
QUANTO RIPORTATO SONO LE MODIFICHE DI  
AMPLIAMENTO E I RIVELATORI ESISTENTI  
SOVRAPPOSTI ALLE NUOVE PLANIMETRIE PER  
VERIFICA DI CONGRUITA'

LEGENDA	
	CENTRALE RIVELAZIONE INCENDI
	PANNELLO DI CONTROLLO REMOTO PER CENTRALE ANTINCENDIO
	ALIMENTATORE SOCCORRITORE
	MODULO DI INTERFACCIA INDIRIZZATO
	RIVELATORE OTTICO DI FUMO MONTAGGIO A VISTA (1)
	RIVELATORE OTTICO DI FUMO MONTAGGIO SOPRA CONTROSOFFITTO CON RIPETITORE A VISTA (1)
	RIVELATORE TERMICO DI INCENDIO SINGOLARMENTE INDIRIZZATO DOTATO DI ISOLATORE DI CIRCUITO (1)
	RIVELATORE OTTICO DI INCENDIO A BARRIERA (1)
	PULSANTE ALLARME INCENDIO MANUALE (1)
	AVVISATORE OTTICO ACUSTICO DI ALLARME NORMALE O AUTOALIMENTATA
	ELETTROMAGNETE FERMAPORTA TAGLIAFUOCO
	LAMPADA SPIA RIPETIZIONE SEGNALE RIVELATORE
<small>(1) I DISPOSITIVI DI SEGNALAZIONE AUTOMATICI E MANUALI E I MODULI DI INTERFACCIA SONO DA INTENDERSI SINGOLARMENTE INDIRIZZATI E DOTATI DI ISOLATORE DI CIRCUITO</small>	

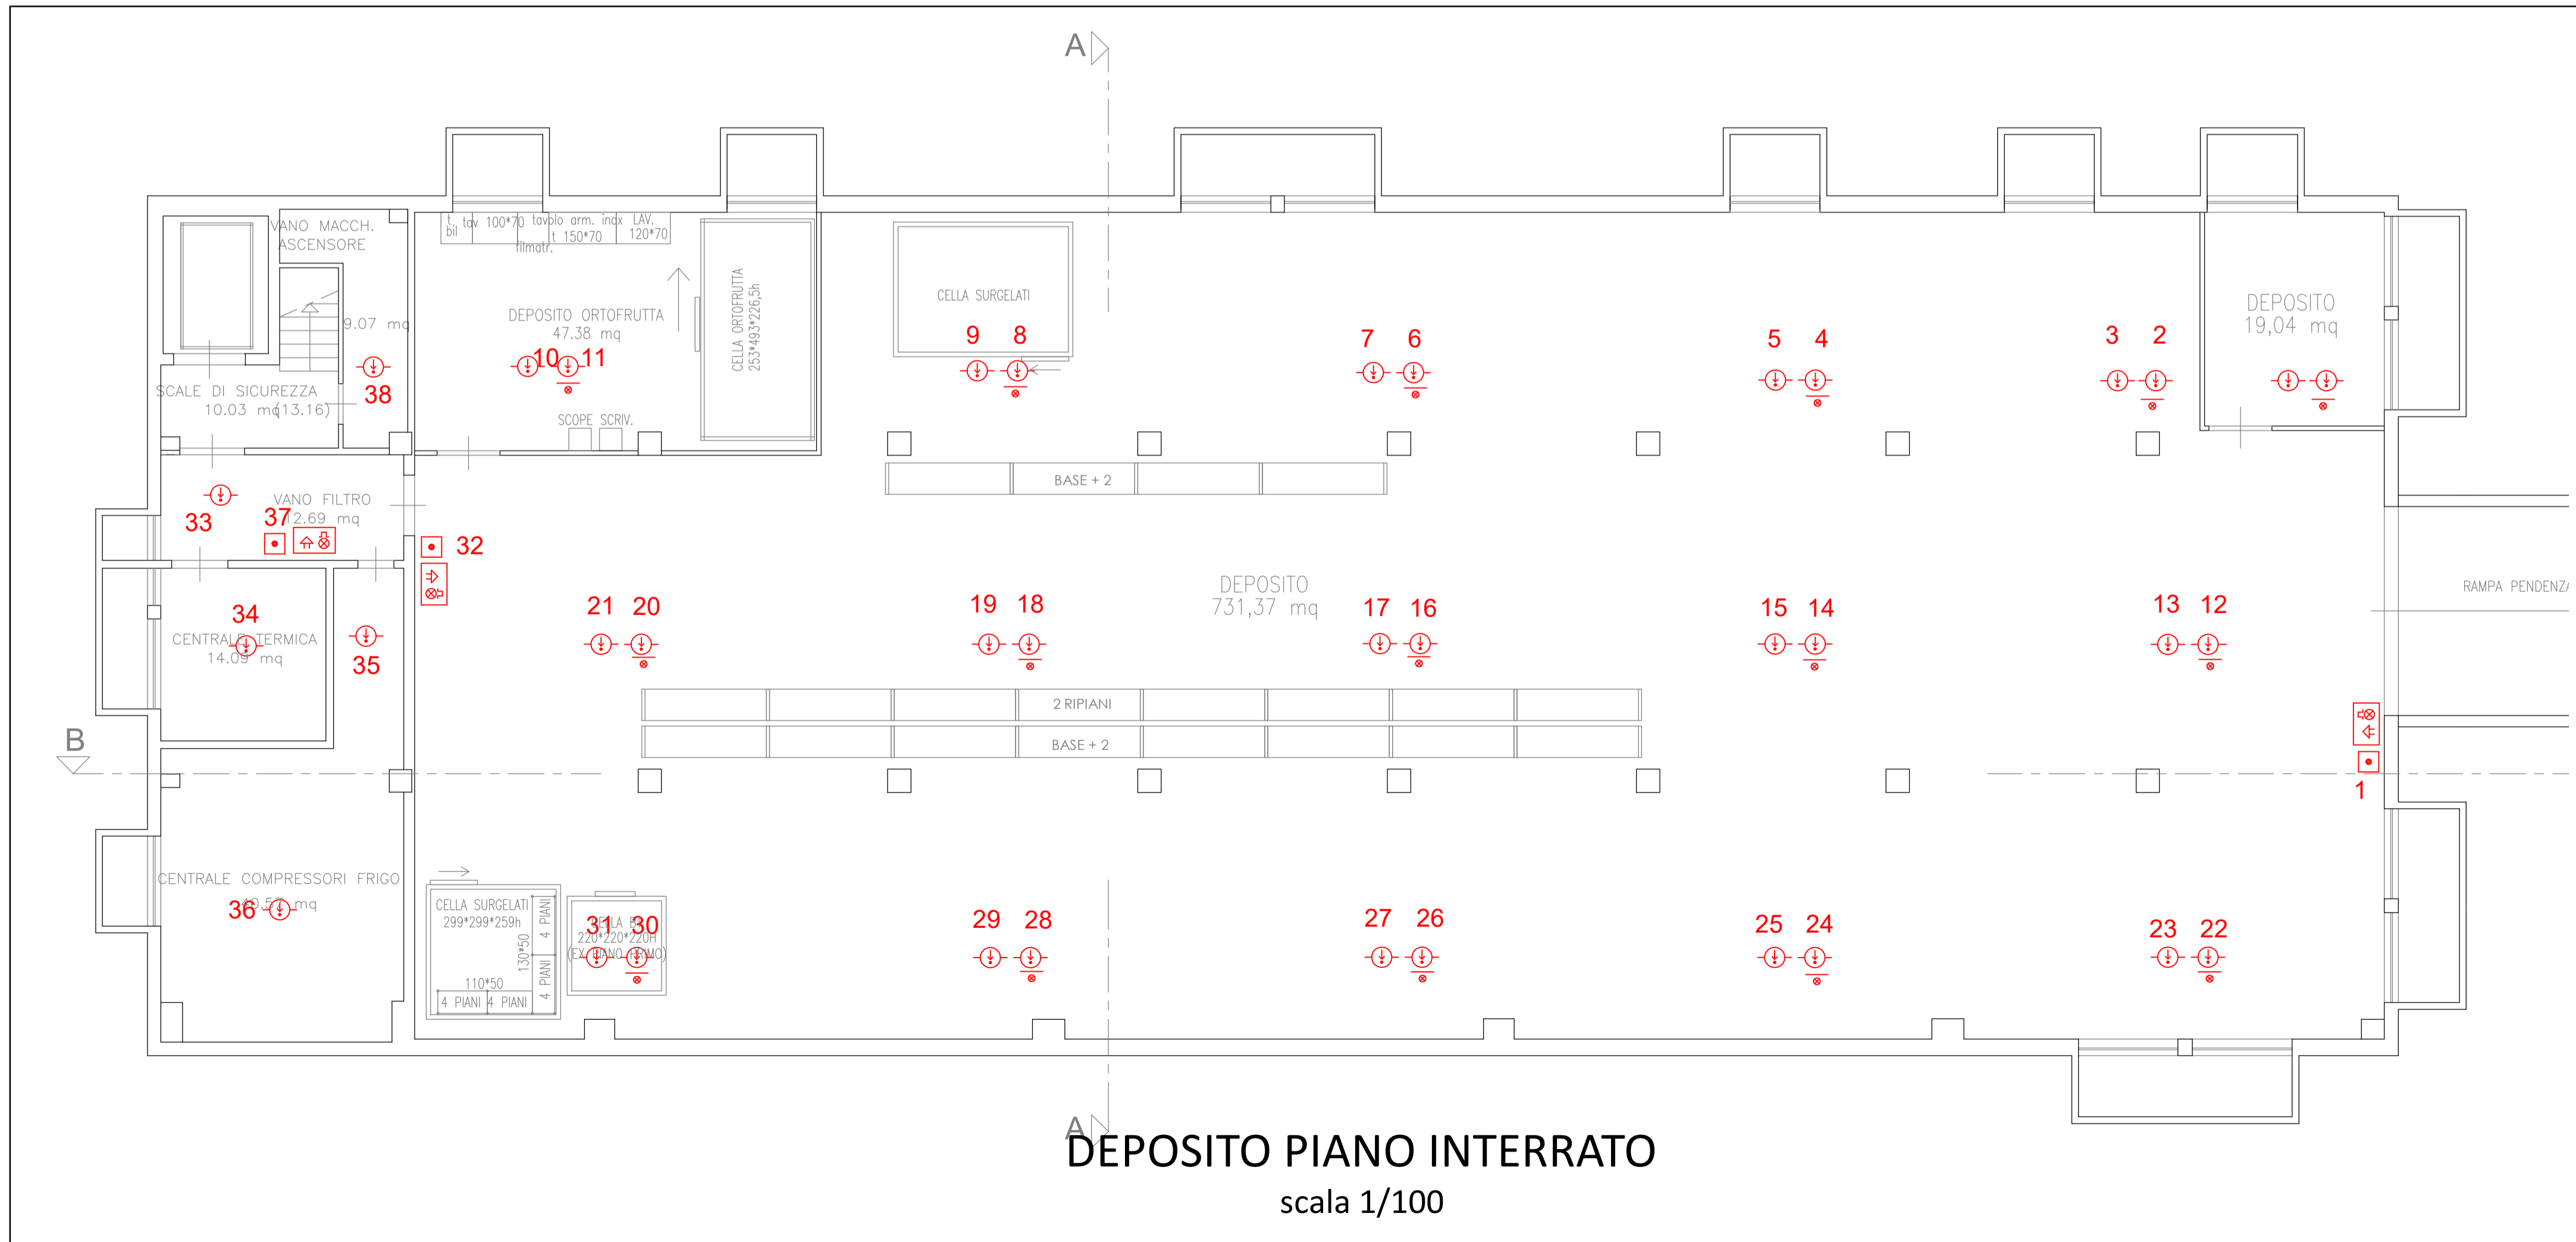

DEPOSITO PIANO INTERRATO  
scala 1/100

**Interventi di ampliamento edificio  
ad uso commerciale  
CONAD "BOSCHETTO"**

**Viale Veneto, 43 - Riccione (RN)**

**PROGETTO art.53 L.R. 24/2017**

**IMPIANTO RIVELAZIONE E ALLARME INCENDI**

Progettista:  
PER. IND. SECONDO AMBROSANI

Tavola:  
**IRAI**

Via Covignano, 215 - 47923 Rimini (RN) - Tel. 0541 778457 - info@sierimini.it

n. 4421-PD-IRAI\* \*

Rev.	Data	Descrizione	Elaborato	Verificato	Approvato
3					
2					
1	14-02-2022	AGGIORNAMENTO	P. AMBROSANI	S. AMBROSANI	
0	06-12-2021	EMISSIONE	P. AMBROSANI	S. AMBROSANI	

Compartire: / N. 44-21 Scale: 1/100